



Plattegrond

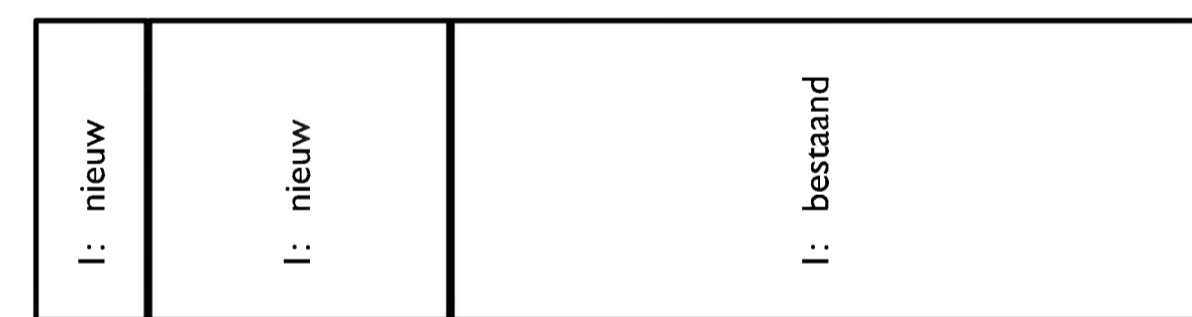


BG

Gebruiksfuncties Max. aantal personen aanwezig
 I Industriefunctie 5

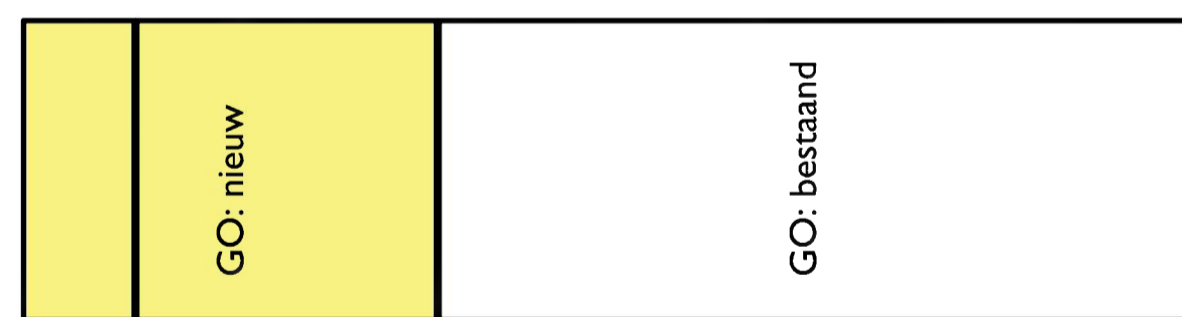


BG

Gebruikersoppervlak
 GO nieuw = 2162m²

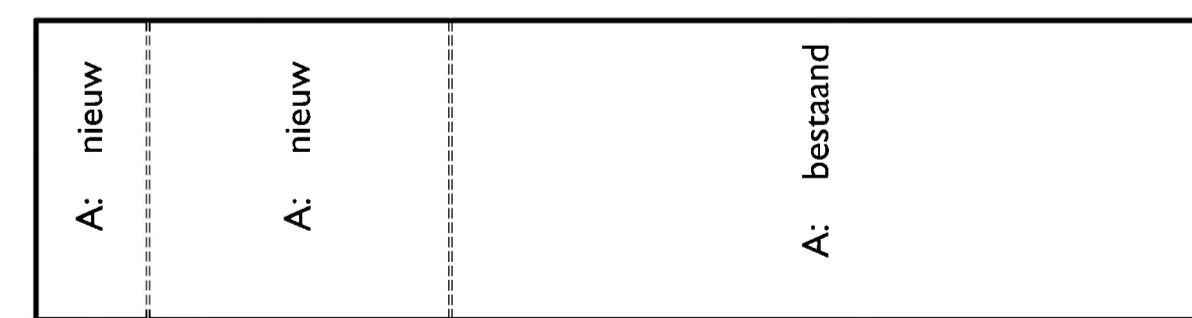

BG

Brandcompartimentering
 BC A = 6122 m²

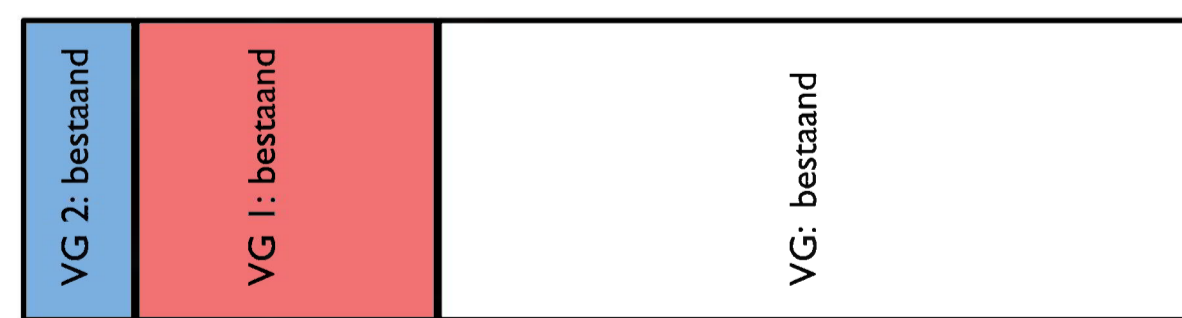


BG

Verblijfsgebied
 VG 1 = 1569 m²
 VG 2 = 578 m²
 VG nieuw totaal = 2147m²
 2147m² / 2162m² = 99.3%

Renvooi:

Hoofddraagconstructie 30 min. brandwerend bekleden

- L.H.W. gestorte wand, 400mm
- metselwerk, 100mm
- Transparentverlichting t.b.v. algemene noodverlichting
- Transparentverlichting met pictogram vluchtrouteaanduiding/nooduitgang
- Brandmeldcentrale
- kozijn te voorzien van 30/60 min. brandwerende beglazing
- kozijn met zelfsluitende deur
- vluchtdoor, deur te openen zonder gebruik te maken van een los voorwerp
- afzuig/voerpunt ventilatie, ruimte voorzien van gebalanceerd ventilatie systeem.
- Noodverlichting 1 lux / m² conform N.E.N. - E.N 1838
- Brandwerendheid hoofddraagconstructie conform Bouwbesluit 2003 en op basis van NEN 6702
- Luchtbehandeling volgens boek " Brandbeveiliging installatie van de NVBR. "
- Afmetingen constructies conform tekeningen en berekeningen constructeur /leverancier.
- Exacte dimensionering hemel- en vuilwaterafvoer conform tekeningen en berekeningen loodgieter.
- Dimensionering ventilatievoorzieningen conform tekeningen en berekeningen installateur. Type en positie ventilatieroosters ter goedkeuring voorleggen aan architect.
- Meterskast: volgens de NEN 2768 en de voorschriften van de nutsbedrijven.
- Elektrische installatie: volgens de NEN 1010 en de voorschriften van de nutsbedrijven.
- Gasinstallatie: volgens de NEN 2078 en de voorschriften van de GAVD de nutsbedrijven.
- Geluidwering: karakteristieke isolatie-index voor geluidsoverdracht volgens NEN 5077
- Beperking van galv: geluidabsorptie gem. verkeersruimte ter voorkoming van galv volgens NEN 5078
- constructie 30/60 min. WDBDO conform N.E.N 6068
- Brandstanghaspel 30 m. (30-3/4-6), uitvoering en waterleiding volgens N.E.N 3211
- Brandstanghaspel in kast 30 m. (30-3/4-6), uitvoering en waterleiding volgens N.E.N 3211
- Optische Signaalgever.
- Handbrandmelder.
- Akoestisch Signaalgever Slow Whoop.
- Brandblusapparaat met gewicht aanduiding.
- Hoofdenfree
- Rookdetectie op lichtnet en voorzien van back-up batterij conform NEN 2555
- hwa. hemelwaterafvoer
- stl. standleiding
- mk. meterkast
- wk. werkkast
- v. ventilatierooster
- mv. opstelplaats mech. ventilatie unit
- cv. opstelplaats centr. verwarm. unit
- Wateropname toegepaste materialen sanitaire ruimten: volgens art. 3.28 (BB) en NEN 2778
- Drinkwater: volgens de NEN 1006, de algemene voorschriften van de AVWl en de nutsbedrijven.
- Riolering: volgens NEN 3215 en de voorschriften van de gemeente
- Ventilatie en verwarming: volgens NEN 1087, 2757 en 3028
- Ontrijmings- en brandmeldinstallatie: volgens NEN 2535 en NEN 2515
- Glas: hef niet overschrijden van een grenstoestand volgens NEN 2608 en een warmteovergangcoëfficiënt volgens NEN 1068
- Inbraakwerendheid: inbraakwerendheid bereikbare gevelelementen van niet-gemeenschappelijke ruimte volgens NEN 5087, voldoen aan weerstandsklasse 2 volgens NEN 5096

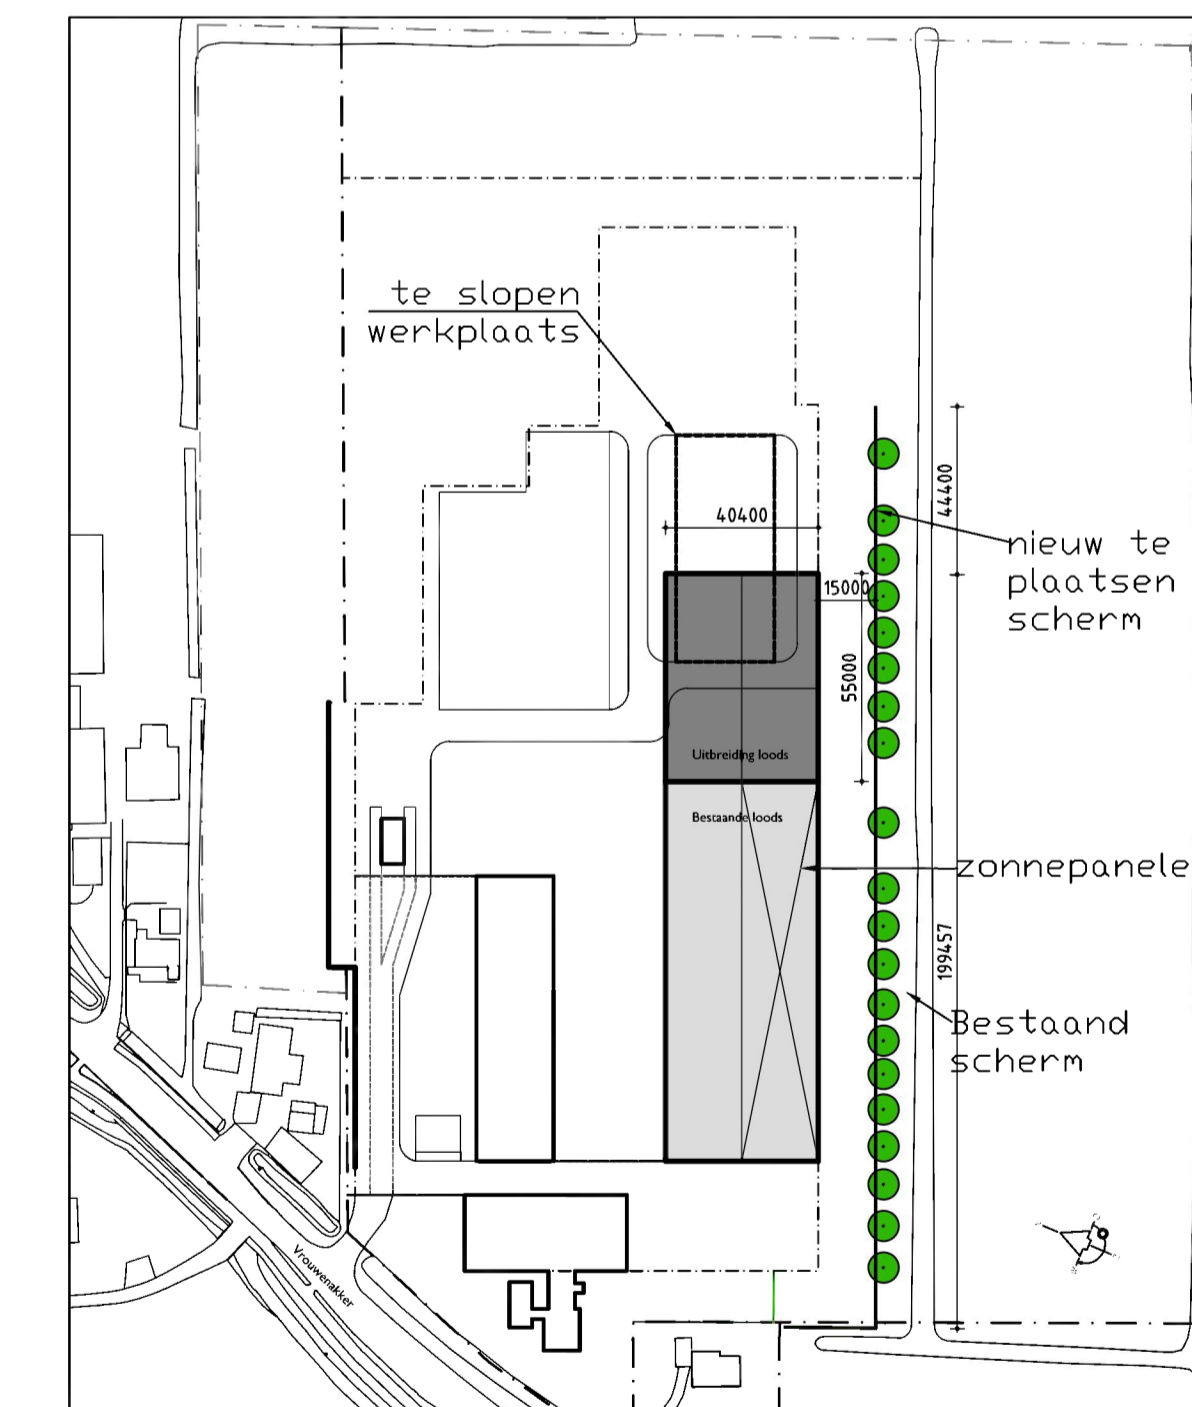

Situatie
 schaal: 1:2000

Veerweg 149
 3641 SJ Mijdrecht

Projectnummer 2019054
 Uitbreiding sorteerloods aan Bickland 16-18 te Nieuweven

Opdrachtgever
 Spel Vastgoed B.V.

Formaat
 A1 Verticaal

Omschrijving

Schaal
 1:200

Getekend

Fase / Status
 DO - Definitief

Datum
 27-8-2020

Wijzigingsdatum
 C 8-9-2023

Tekeningnummer
 01D

Het auteursrecht wordt voortdurend overeenkomstig de wet CAD tekeningen: geen handmatige wijzigingen toegestaan Niets uit deze tekening mag overgenomen worden zonder toestemming van onze opdrachtgever en/of ons bureau.